

**NOVA  
BRASILÂNDIA  
PREFEITURA**

Título:

Ciclovia - Iluminação

Prefeitura de Nova Brasilândia  
Proprietário

Saulo Nakamura  
Eng. Civil CREA: 5069469716

Tipo: Projeto Elétrico

Assunto: Localização

Logradouro: Av. Vereador Genival N. Araújo - Lateral


Município: Nova Brasilândia - MT

Escala: s/ escala

Folha: F01

ART:

Data: novembro/2021

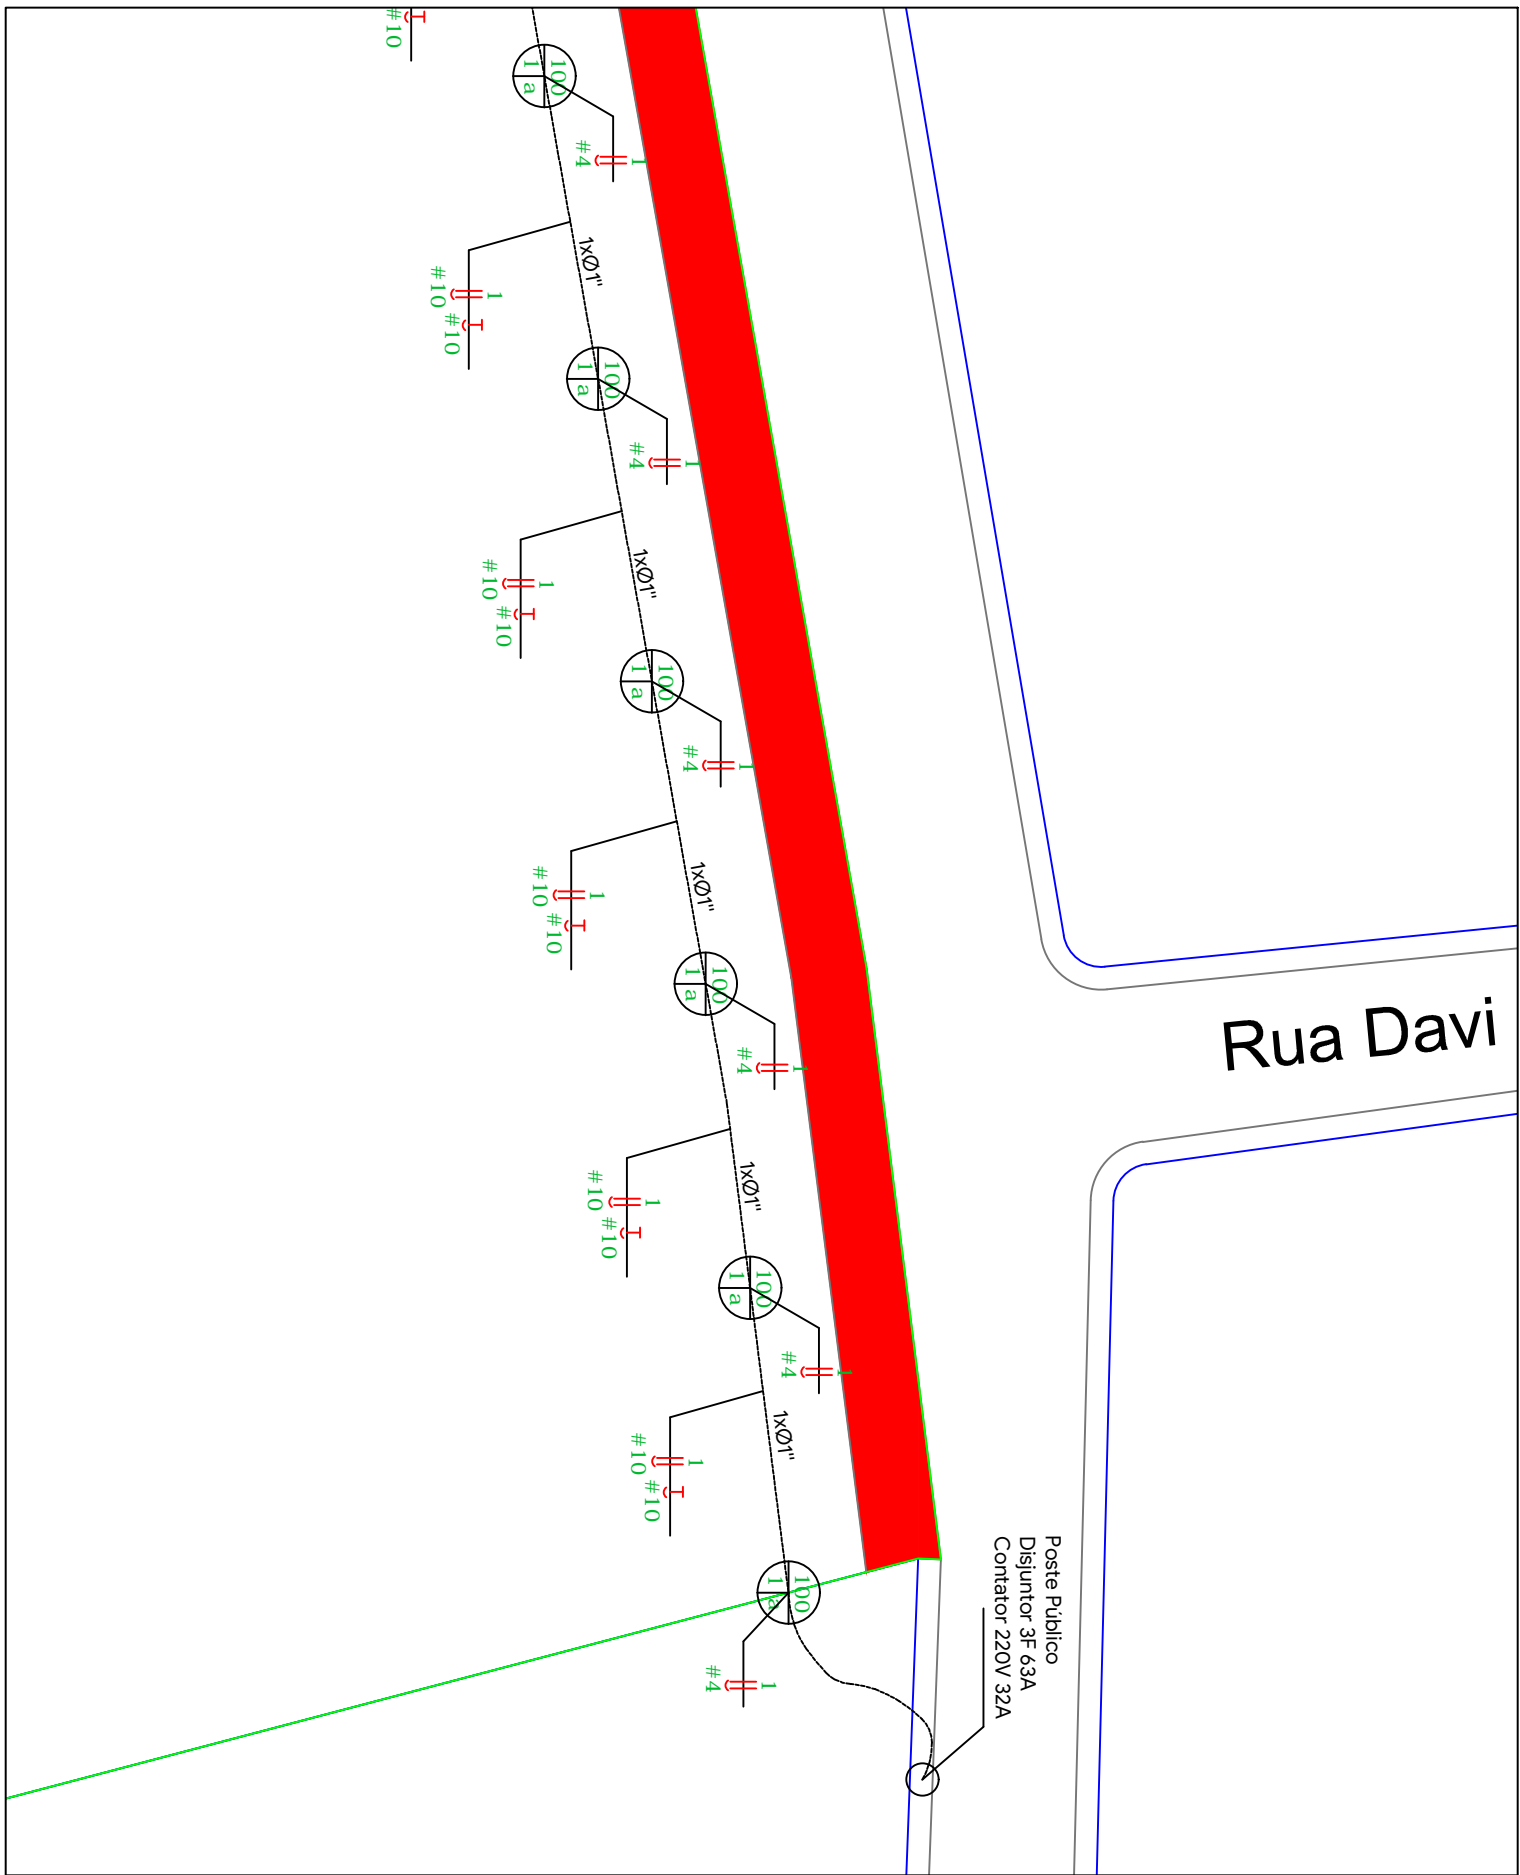

Rua Davi

Poste Público  
 Disjuntor 3F 63A  
 Contator 220V 32A




**NOVA  
 BRASILÂNDIA  
 PREFEITURA**

Título:  
 Ciclovía - Iluminação

Prefeitura de Nova Brasilândia  
 Proprietário

Saulo Nakamura  
 Eng. Civil CREA: 5069469716

Tipo: Projeto Elétrico	
Assunto: Planta Baixa	
Logradouro: Av. Vereador Genival N. Araújo - Lateral	
Município: Nova Brasilândia - MT	
Escala: 1:500	Folha: F02
ART:	Data: novembro/2021

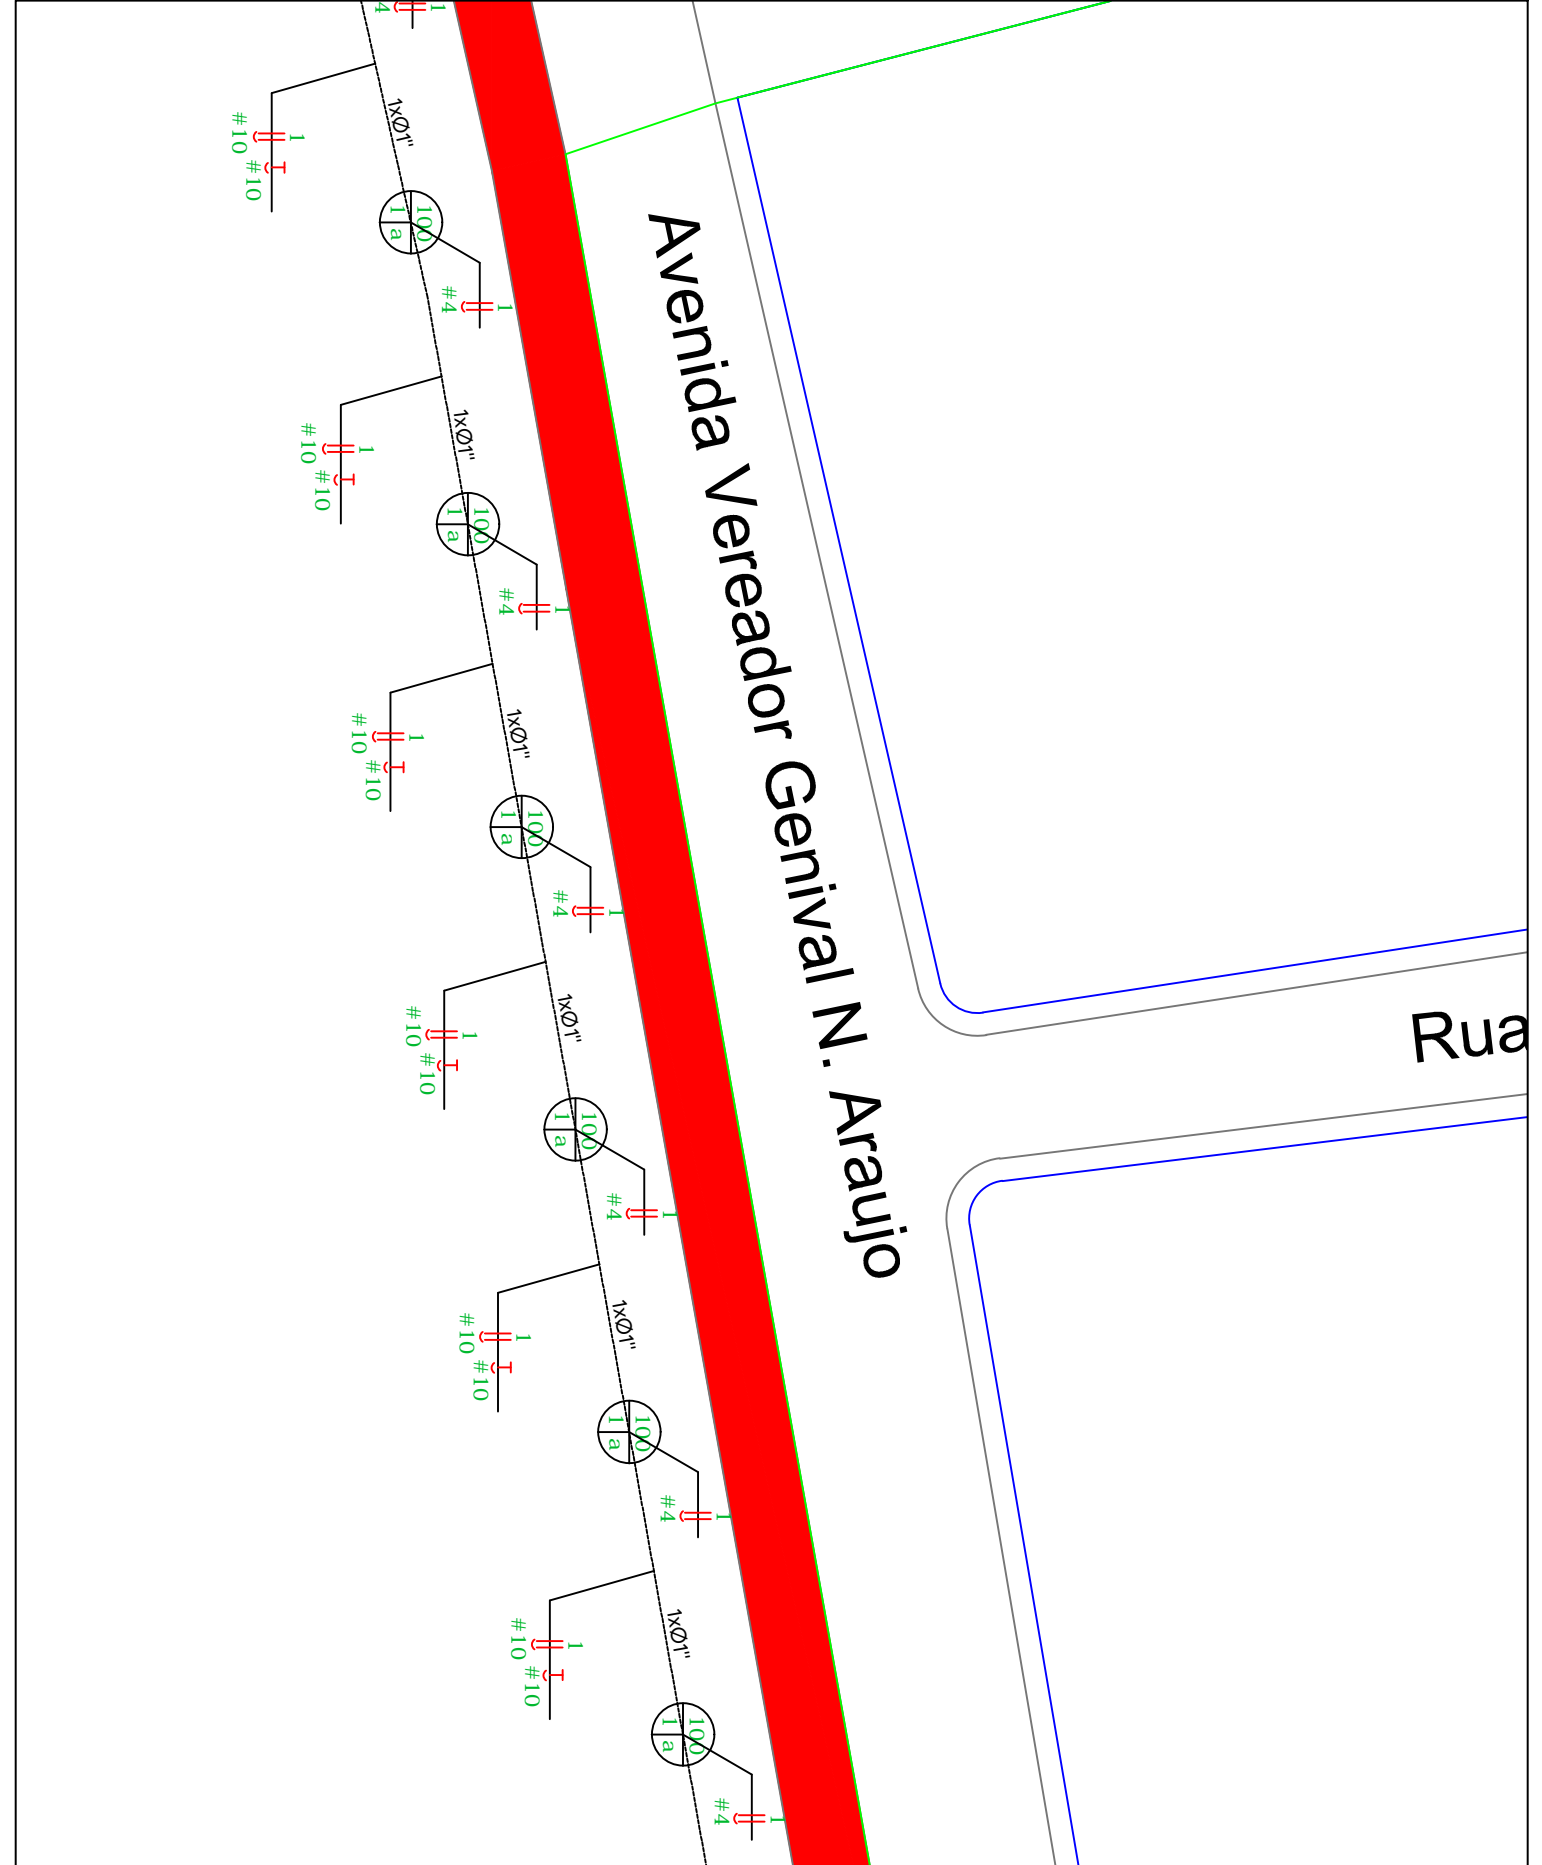


**NOVA  
BRASILÂNDIA**  
PREFEITURA

Prefeitura de Nova Brasilândia  
Proprietário

Saulo Nakamura  
Eng. Civil CREA: 5069469716

Título:  
Ciclovía - Iluminação

Tipo: Projeto Elétrico	
Assunto: Planta Baixa	
Logradouro: Av. Vereador Genival N. Araújo - Lateral	
Município: Nova Brasilândia - MT	
Escala: 1:500	Folha: F03
ART:	Data: novembro/2021

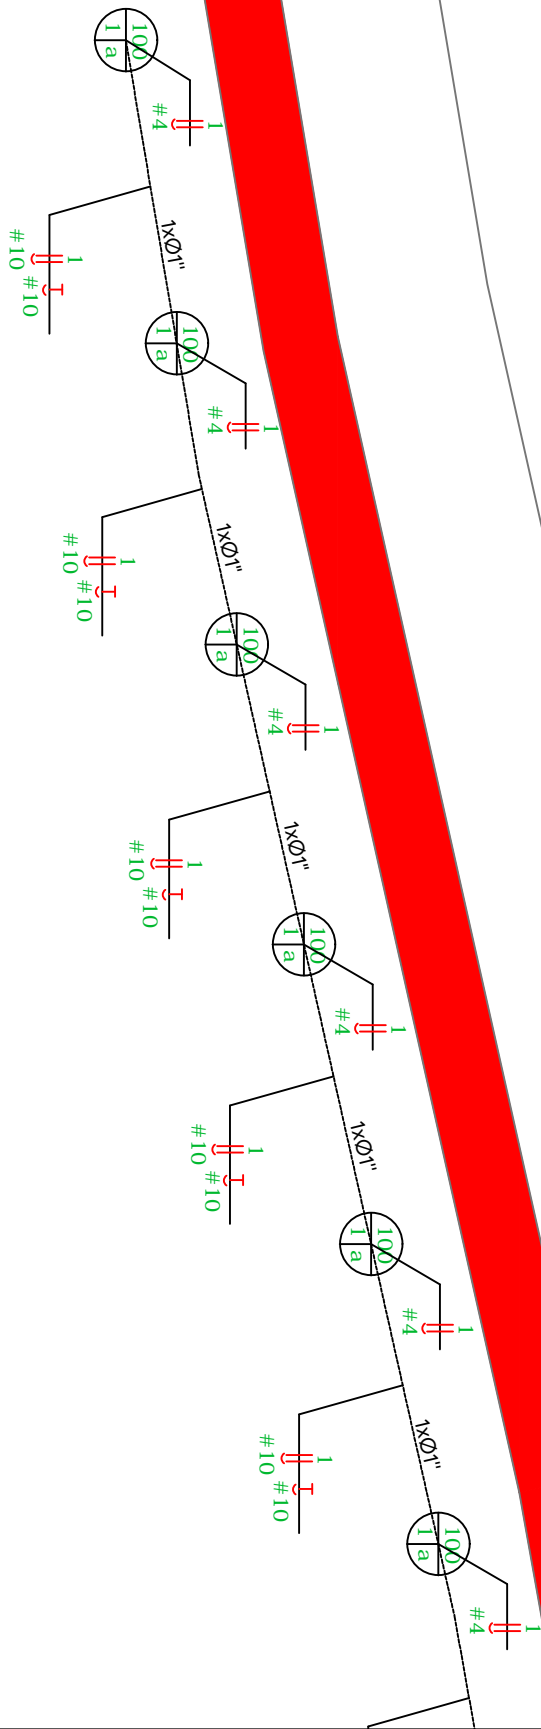

Avenida



**NOVA  
BRASILÂNDIA**  
PREFEITURA

Prefeitura de Nova Brasilândia  
Proprietário

Saulo Nakamura  
Eng. Civil CREA: 5069469716

Tipo: Projeto Elétrico

Assunto: Planta Baixa

Logradouro: Av. Vereador Genival N. Araújo - Lateral

Município: Nova Brasilândia - MT

Escala: 1:500

Folha: F04


ART:

Data: novembro/2021

Título:

Ciclovía - Iluminação

# Genival N. Araújo

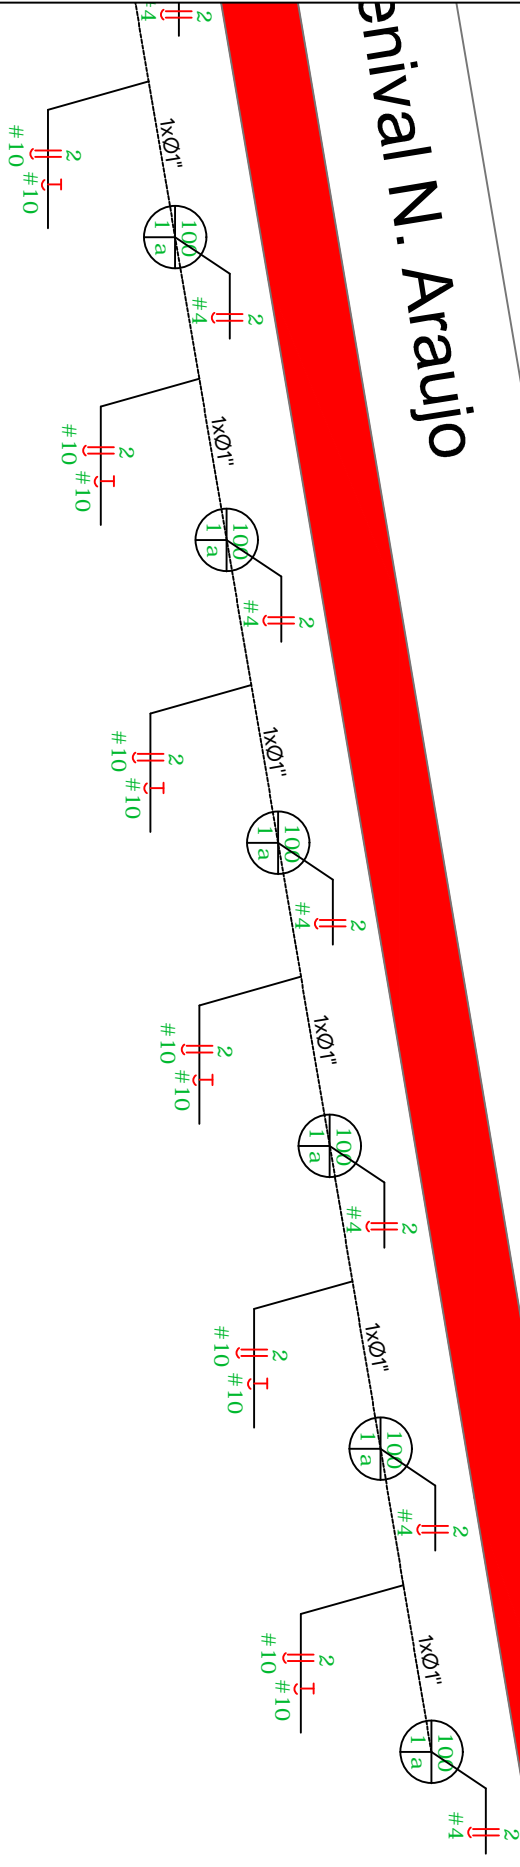

**NOVA  
BRASILÂNDIA**  
PREFEITURA

Título:

Ciclovía - Iluminação

Prefeitura de Nova Brasilândia  
Proprietário

Saulo Nakamura  
Eng. Civil CREA: 5069469716

Tipo: Projeto Elétrico

Assunto: Planta Baixa

Logradouro: Av. Vereador Genival N. Araújo - Lateral

Município: Nova Brasilândia - MT

Escala: 1:500


Folha:

F05

ART:

Data:

novembro/2021

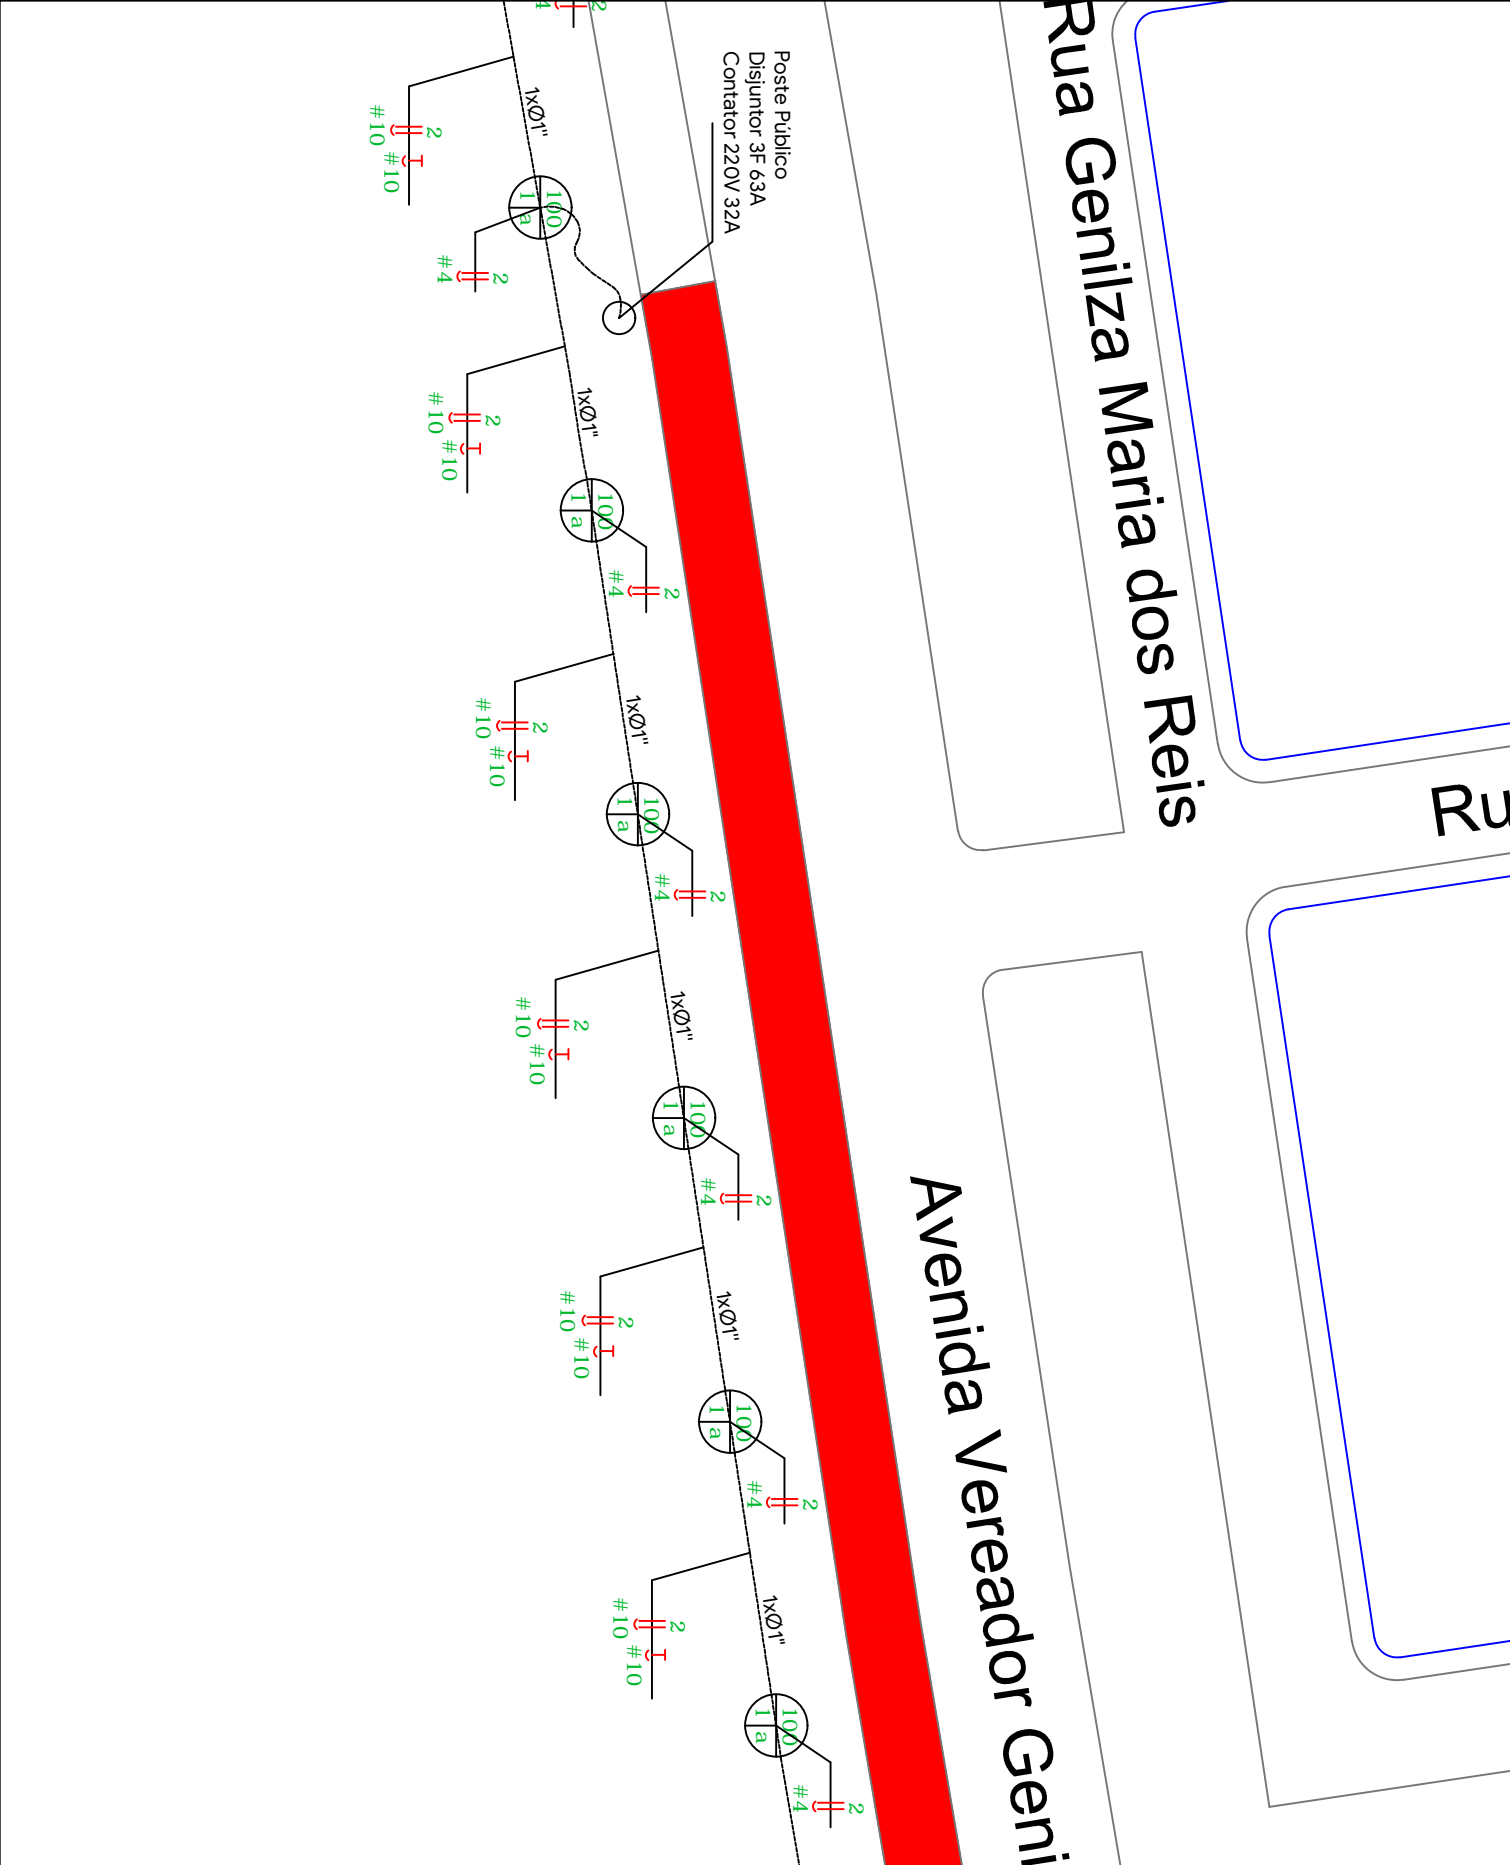

**NOVA  
BRASILÂNDIA**  
PREFEITURA


Prefeitura de Nova Brasilândia  
Proprietário

Saulo Nakamura  
Eng. Civil CREA: 5069469716

Título:  
Ciclovía - Iluminação

Tipo: Projeto Elétrico	
Assunto: Planta Baixa	
Logradouro: Av. Vereador Genival N. Araújo - Lateral	
Município: Nova Brasilândia - MT	
Escala: 1:500	Folha: F06
ART:	Data: novembro/2021

# Rua Genilza Maria dos Rei

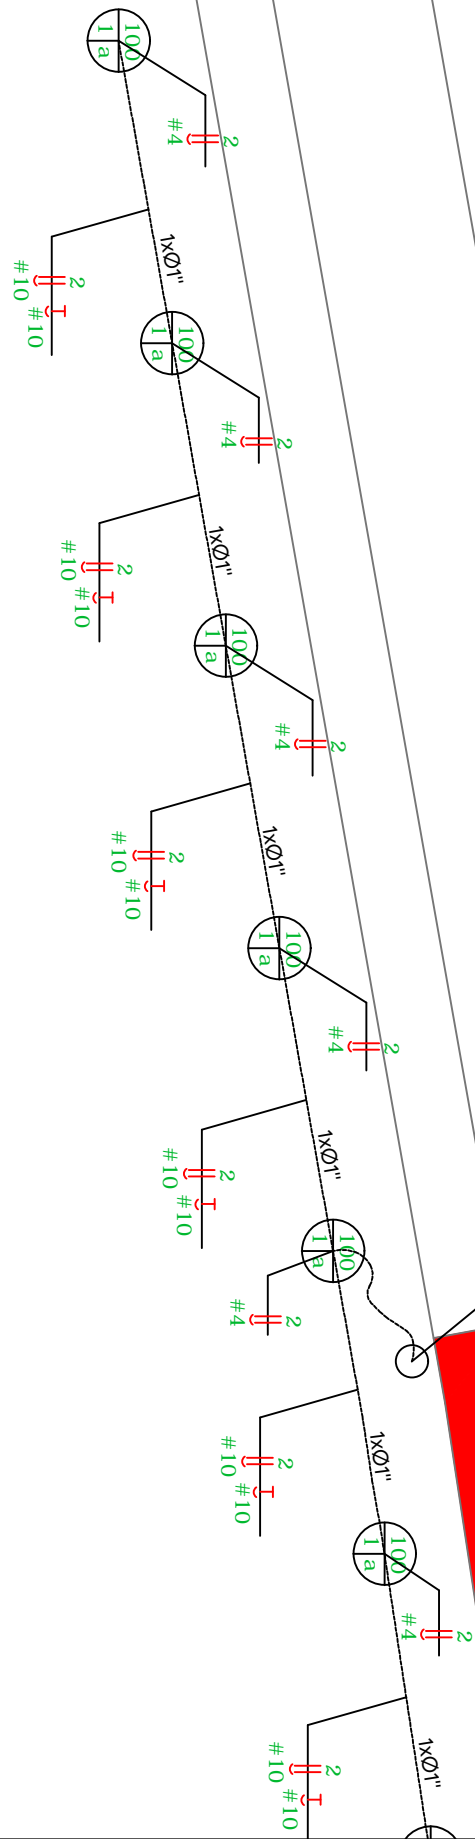

Poste Publico  
 Disjuntor 3F 63A  
 Contator 220V 32A



**NOVA  
 BRASILÂNDIA  
 PREFEITURA**

Prefeitura de Nova Brasilândia  
 Proprietário

Saulo Nakamura  
 Eng. Civil CREA: 5069469716

Tipo: Projeto Elétrico

Assunto: Planta Baixa

Logradouro: Av. Vereador Genival N. Araújo - Lateral

Município: Nova Brasilândia - MT

Escala: 1:500

Folha:

F07


ART:





Data:

novembro/2021

Título:

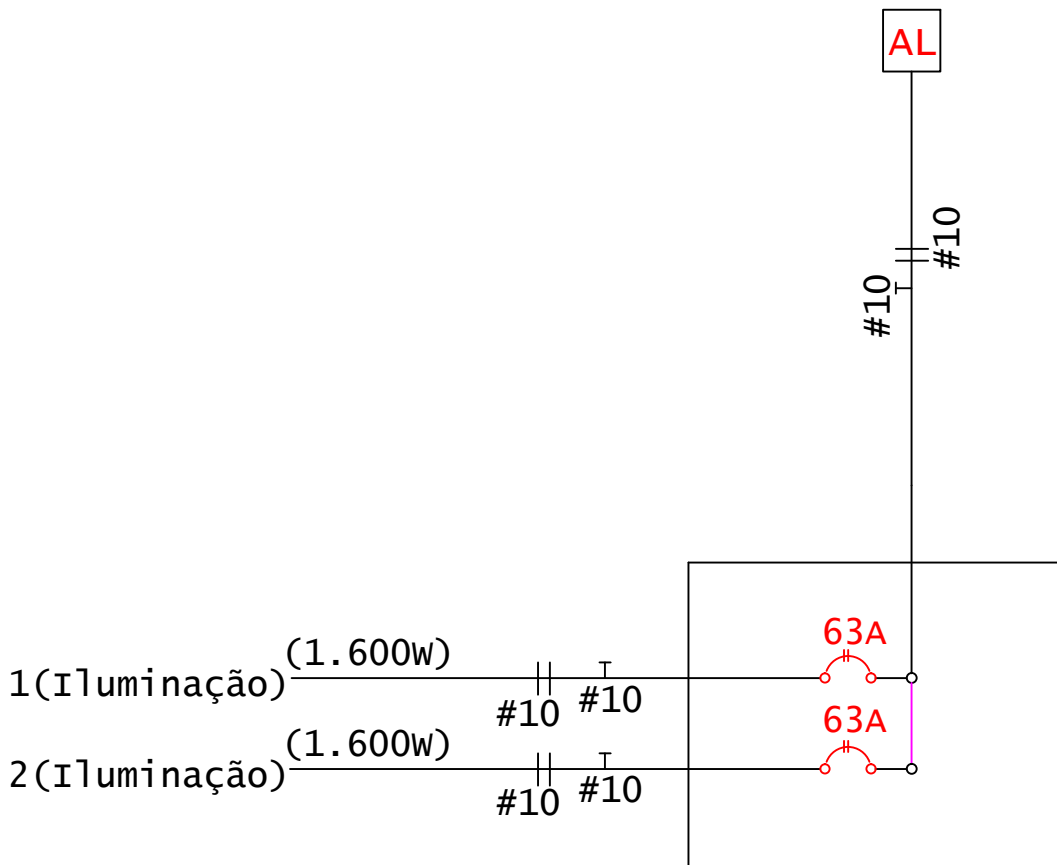Ciclovía - Iluminação

  

LEGENDAS	
CÓD.	DESCRIÇÃO
	Poste de aço galvanizado, 6 metros, ponteira ângulo de 15° - DN 60 mm, projeção do braço 1,75 m, DN da base de 100 mm, fixação da base com chumbadores (incluso chumbador), lâmpada de LED - 100 W
	Eletroduto corrugado enterrado - DN 1"
	Indicação em cada eletroduto, no caso há 2 eletrodutos
	Indicação: neutro, fase, retorno e proteção



Prefeitura de Nova Brasilândia  
Proprietário

Saulo Nakamura  
Eng. Civil CREA: 5069469716

Tipo: Projeto Elétrico

Assunto: Diagrama Unifilar e Legenda

Logradouro: Av. Vereador Genival N. Araújo - Lateral

Município: Nova Brasilândia - MT

Escala: 1:500

Folha: F08

ART:

Data: novembro/2021

Título:

Ciclovía - Iluminação